


RZUT PARTERU 1:50

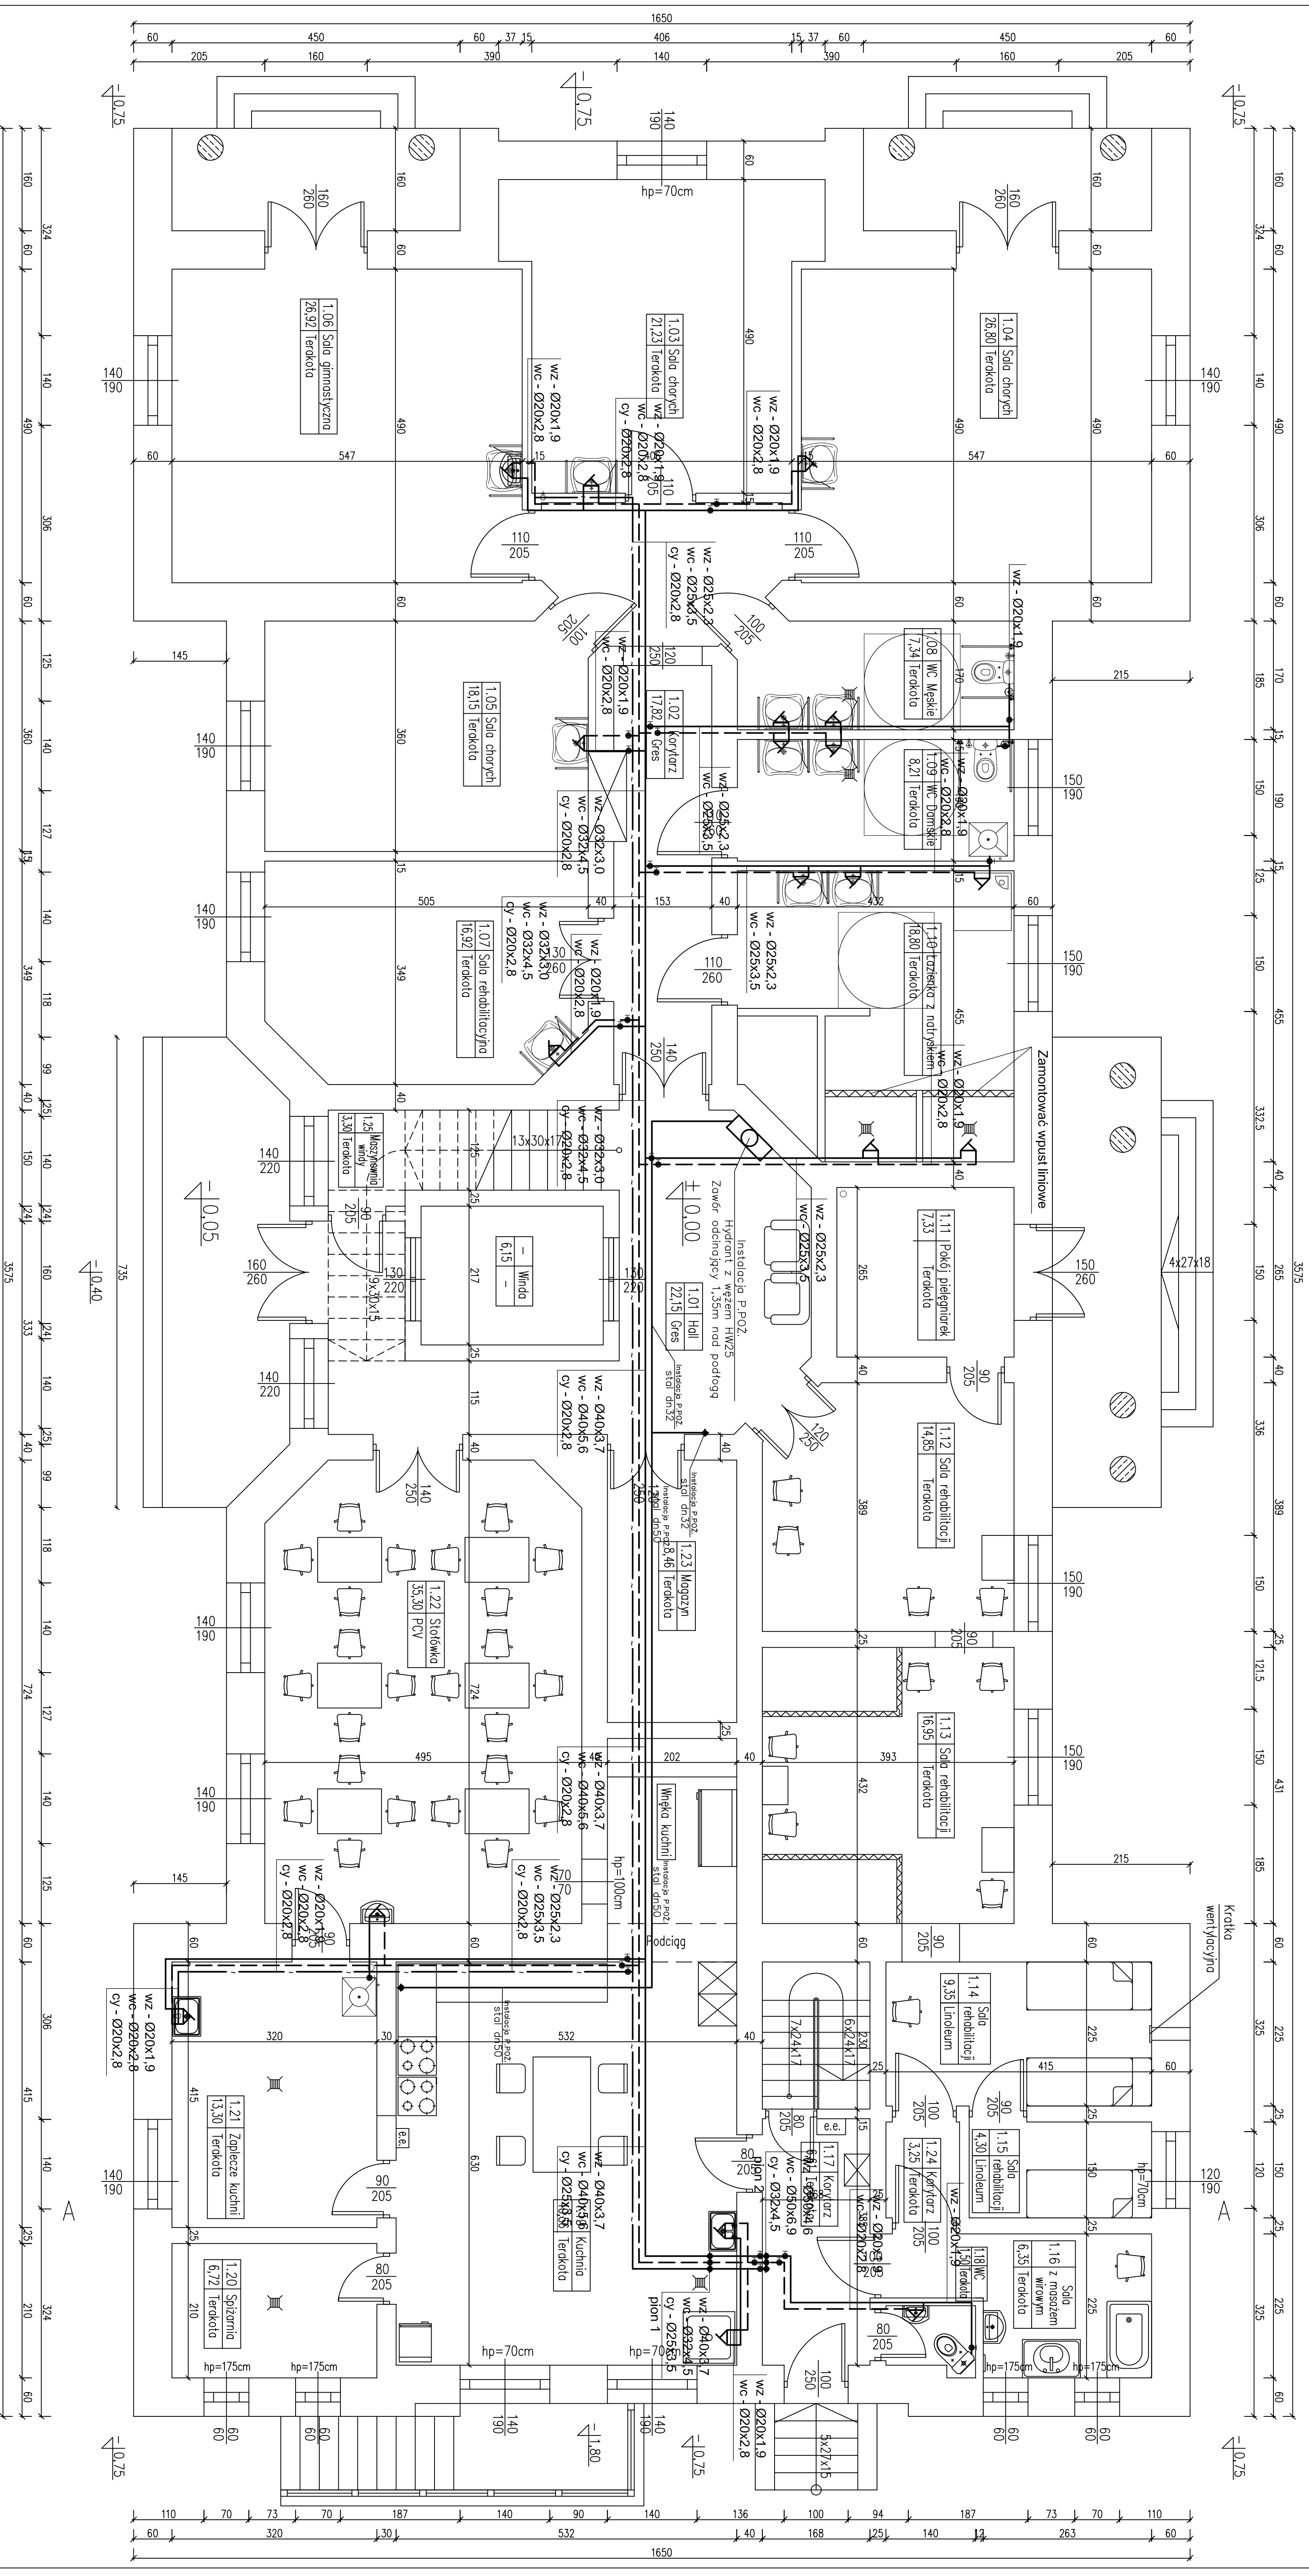

Melchior-Kan Maciej Krzeszewski
 ul. Włocławska 10, 80-001 Wrocław
 tel. 71 77 77 77
 www.melchior-kan.pl

INWESTOR: Zakład Opieki Zdrowotnej w Łowiczu, ul. Łowicka 28, 94-401 Łowicz

TITUL RYSUNKU: Rozplanowanie i instalacja wody użytkowej i podgrzewania wody

ZESPÓŁ AUTORSKI: UPR PROJ. PROJ. BUD.

DATA: październik 2010

SKALA: 1:50

NUMER RYSUNKU: 02

PRZEGLĄD: 1.01
 1.02
 1.03
 1.04
 1.05
 1.06
 1.07
 1.08
 1.09
 1.10
 1.11
 1.12
 1.13
 1.14
 1.15
 1.16
 1.17
 1.18
 1.19
 1.20
 1.21
 1.22
 1.23
 1.24
 1.25
 1.26
 1.27
 1.28
 1.29
 1.30