


RZUT PIĘTRA 1:50

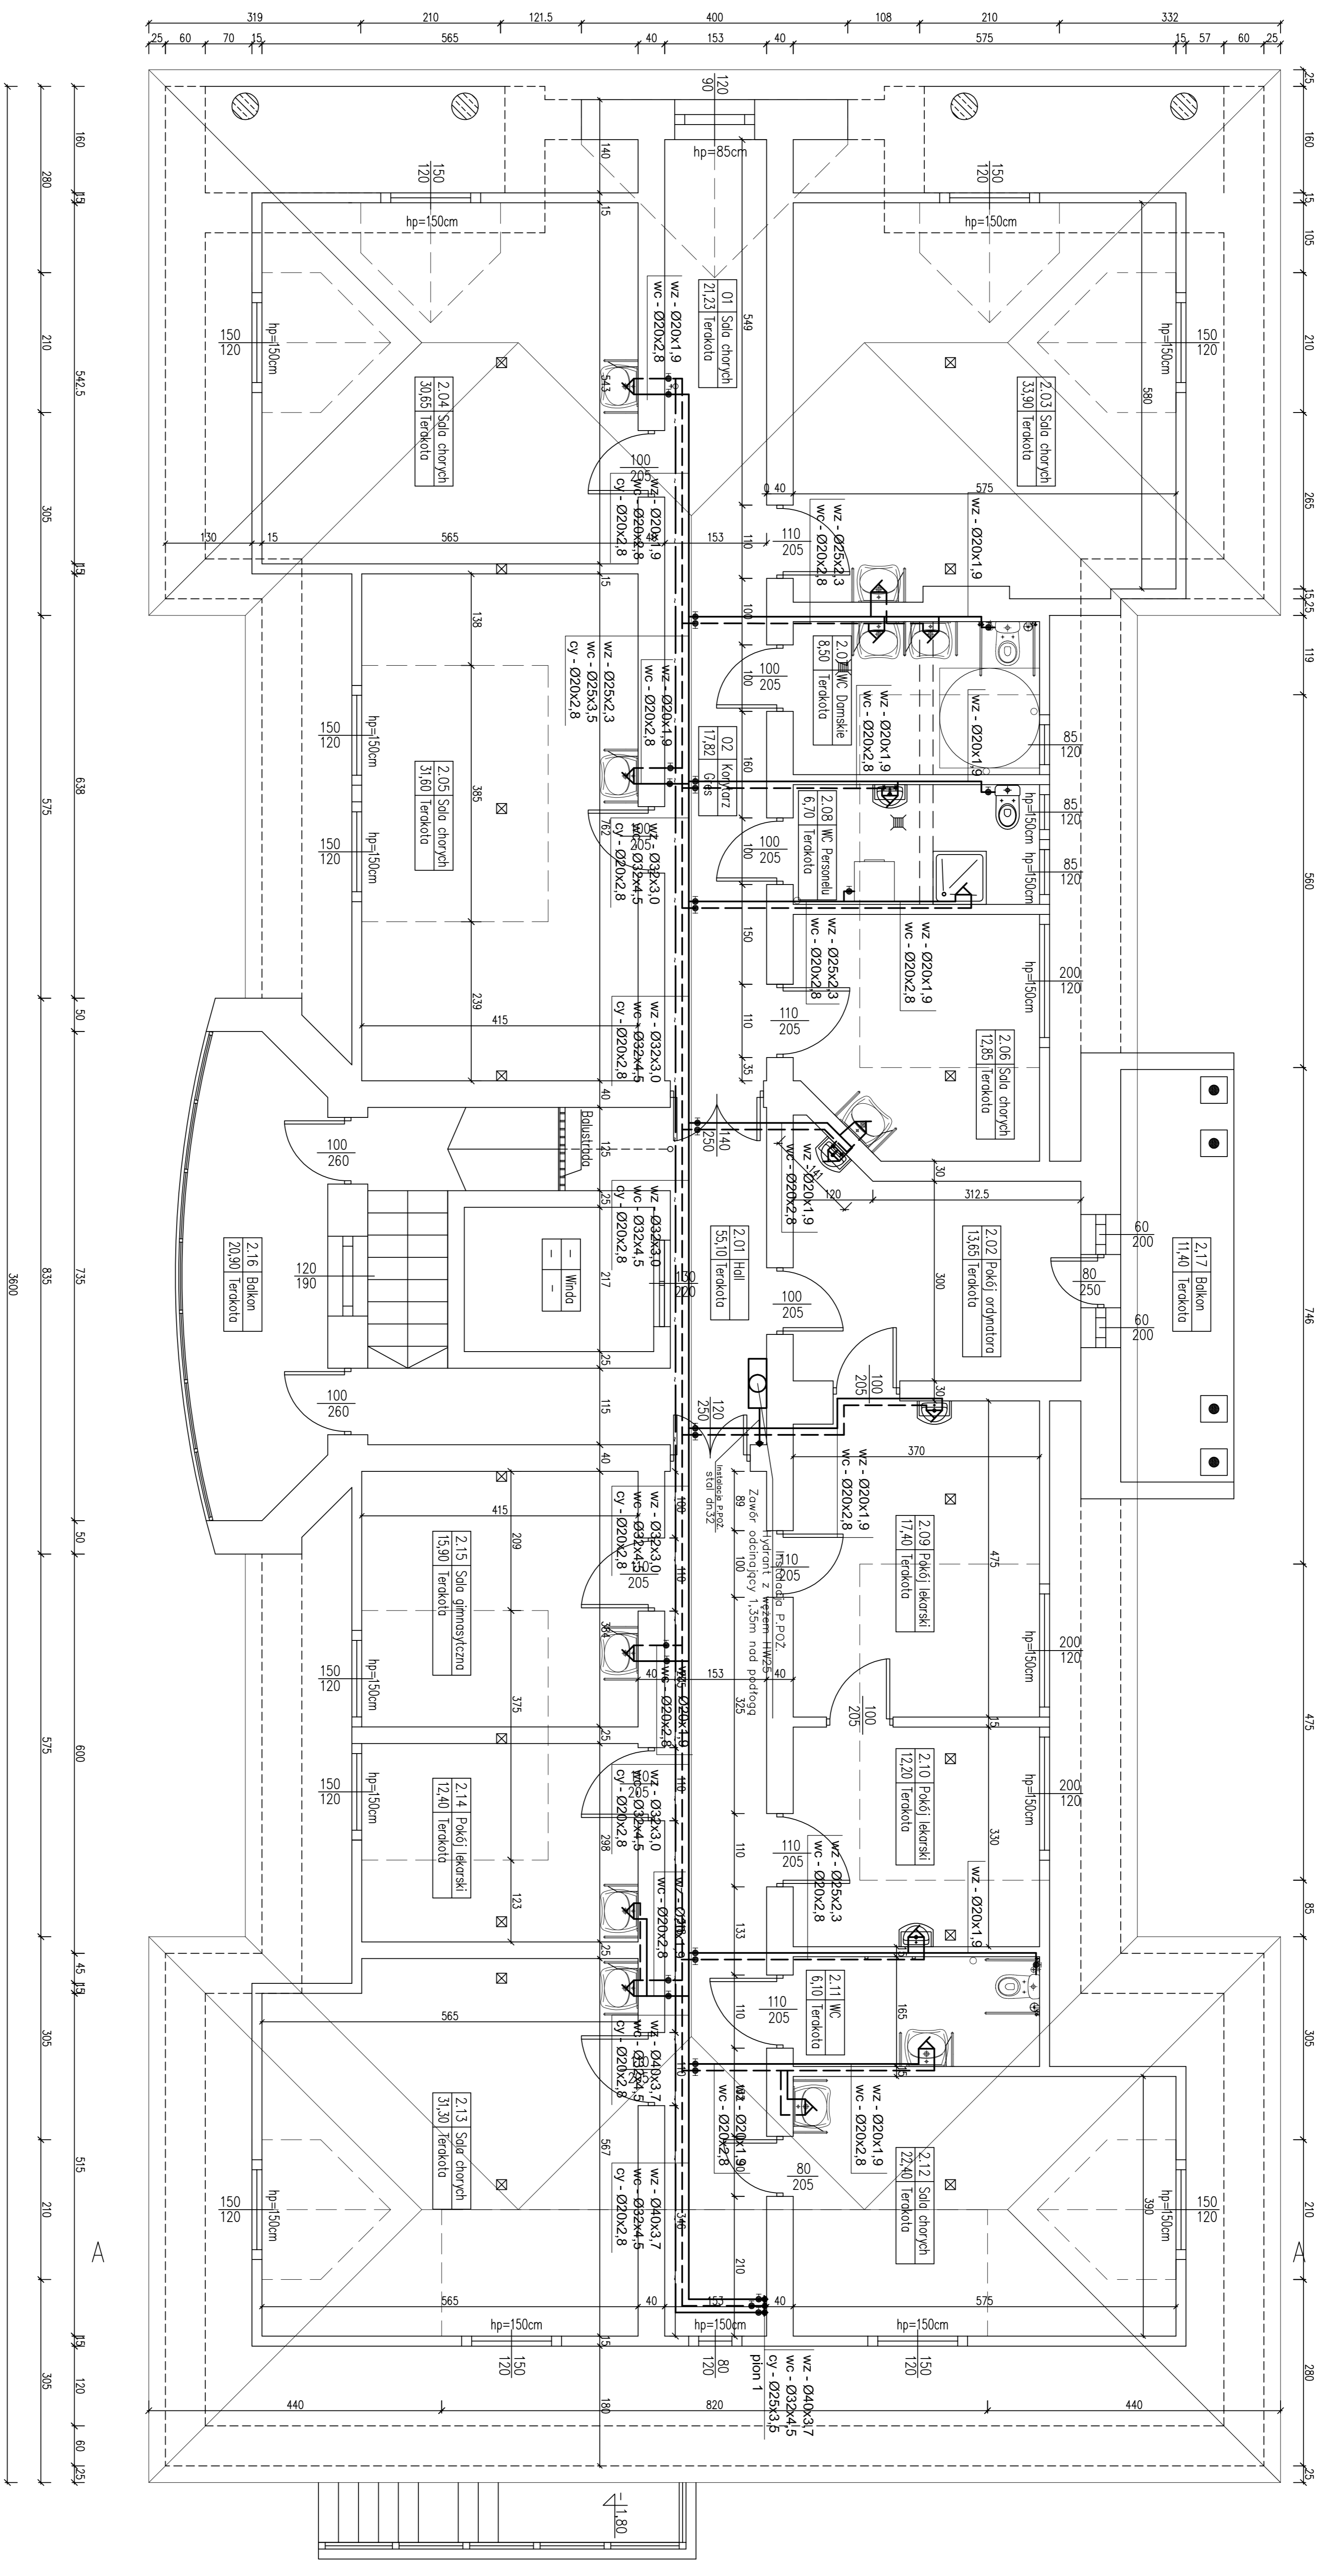

Metodyka i Model Kreszowski

05-11-2010, 14:50

05-11-2010, 14:50

HALCZANOWA DOŚWIADZENIE 785-419-6134
PRACOWNIA ARCHITECTURALNA
 ul. Łódzka 10, 53-601 Łódź
 NIP: 525-200-0000
 REGON: 141900000
 KRS: 0000000000
 Sąd Rejonowy dla M. St. Łódź, XII KRS 0000000000
 www.halczanowa.pl

INWESTOR: Zakład Opieki Zdrowotnej w Łodzi, ul. Źwirki i Wigury 28, 91-401 Łódź
TYTUŁ PROJEKTU: Projekt remontu i modernizacji budynku zabiegowym Oddziału Reumatologii i Rehabilitacji w Szpitalu im. św. Józefa w Łodzi
KLASA WYKONANIA: Studium
TYTUŁ RYSUNKU: Rzut piętra - instalacja wody opłaskawiającej
ZESPÓŁ AUTORSKI: UPR. PROJ. 83030/WK
 mgr inż. Paweł Kujawa
 mgr inż. Sławomir Dymowski
 mgr inż. Małgorzata Kozłowska
DATA: październik 2010
SKALA: 1:50
NUMER RYSUNKU: 03